


UWAGA:	
1. Rolę zwodów poziomych dla celów ochrony odgromowej przewiduje się drut stalowy FeZn Ø8 mm ułożony na wspornikach dachowych w rozstawie co 0,5 m.	
2. Przewody odprowadzające stanowią druty Fe/Zn Ø8 mm układane na uchwytych systemowych.	
3. Ciągłość instalacji odgromowej zachować poprzez połączenie przewodu odprowadzającego z wypustami uziemiającymi w złączach kontrolnych zlokalizowanych na elewacji budynku.	
4. Na etapie wykonawstwa należy przewidzieć etapowość realizacji prac wykończeniowych w budynku - należy tak wykonać prace, aby przy pracach związanych z kolejnym etapem prac, nie ingerować w miarę możliwości w pomieszczenia wykonane.	
5. Na etapie realizacji inwestycji należy zwerifikować trasy prowadzenia instalacji elektrycznych z innymi instalacjami budynku.	
6. Wykonawca przed przystąpieniem do robót, zobowiązany jest do zapoznania się częścią opisową projektu, która stanowi integralny element dokumentacji. W przypadku wątpliwości lub niejasności wykonawca winien skontaktować się z biurem projektowym.	
7. Wykonawca przed przystąpieniem do robót, zobowiązany jest do zapoznania się z projektami technicznymi innych branż.	
Zestawienie danych z projektu	
Blok	Opis
	Zwód poziomy w postaci drutu ocynkowanego ognioowo Ø8 mm
	Przewód odprowadzający w postaci drutu ocynkowanego ognioowo Ø8 mm
	Złącze kontrolne 4 otworowe OG

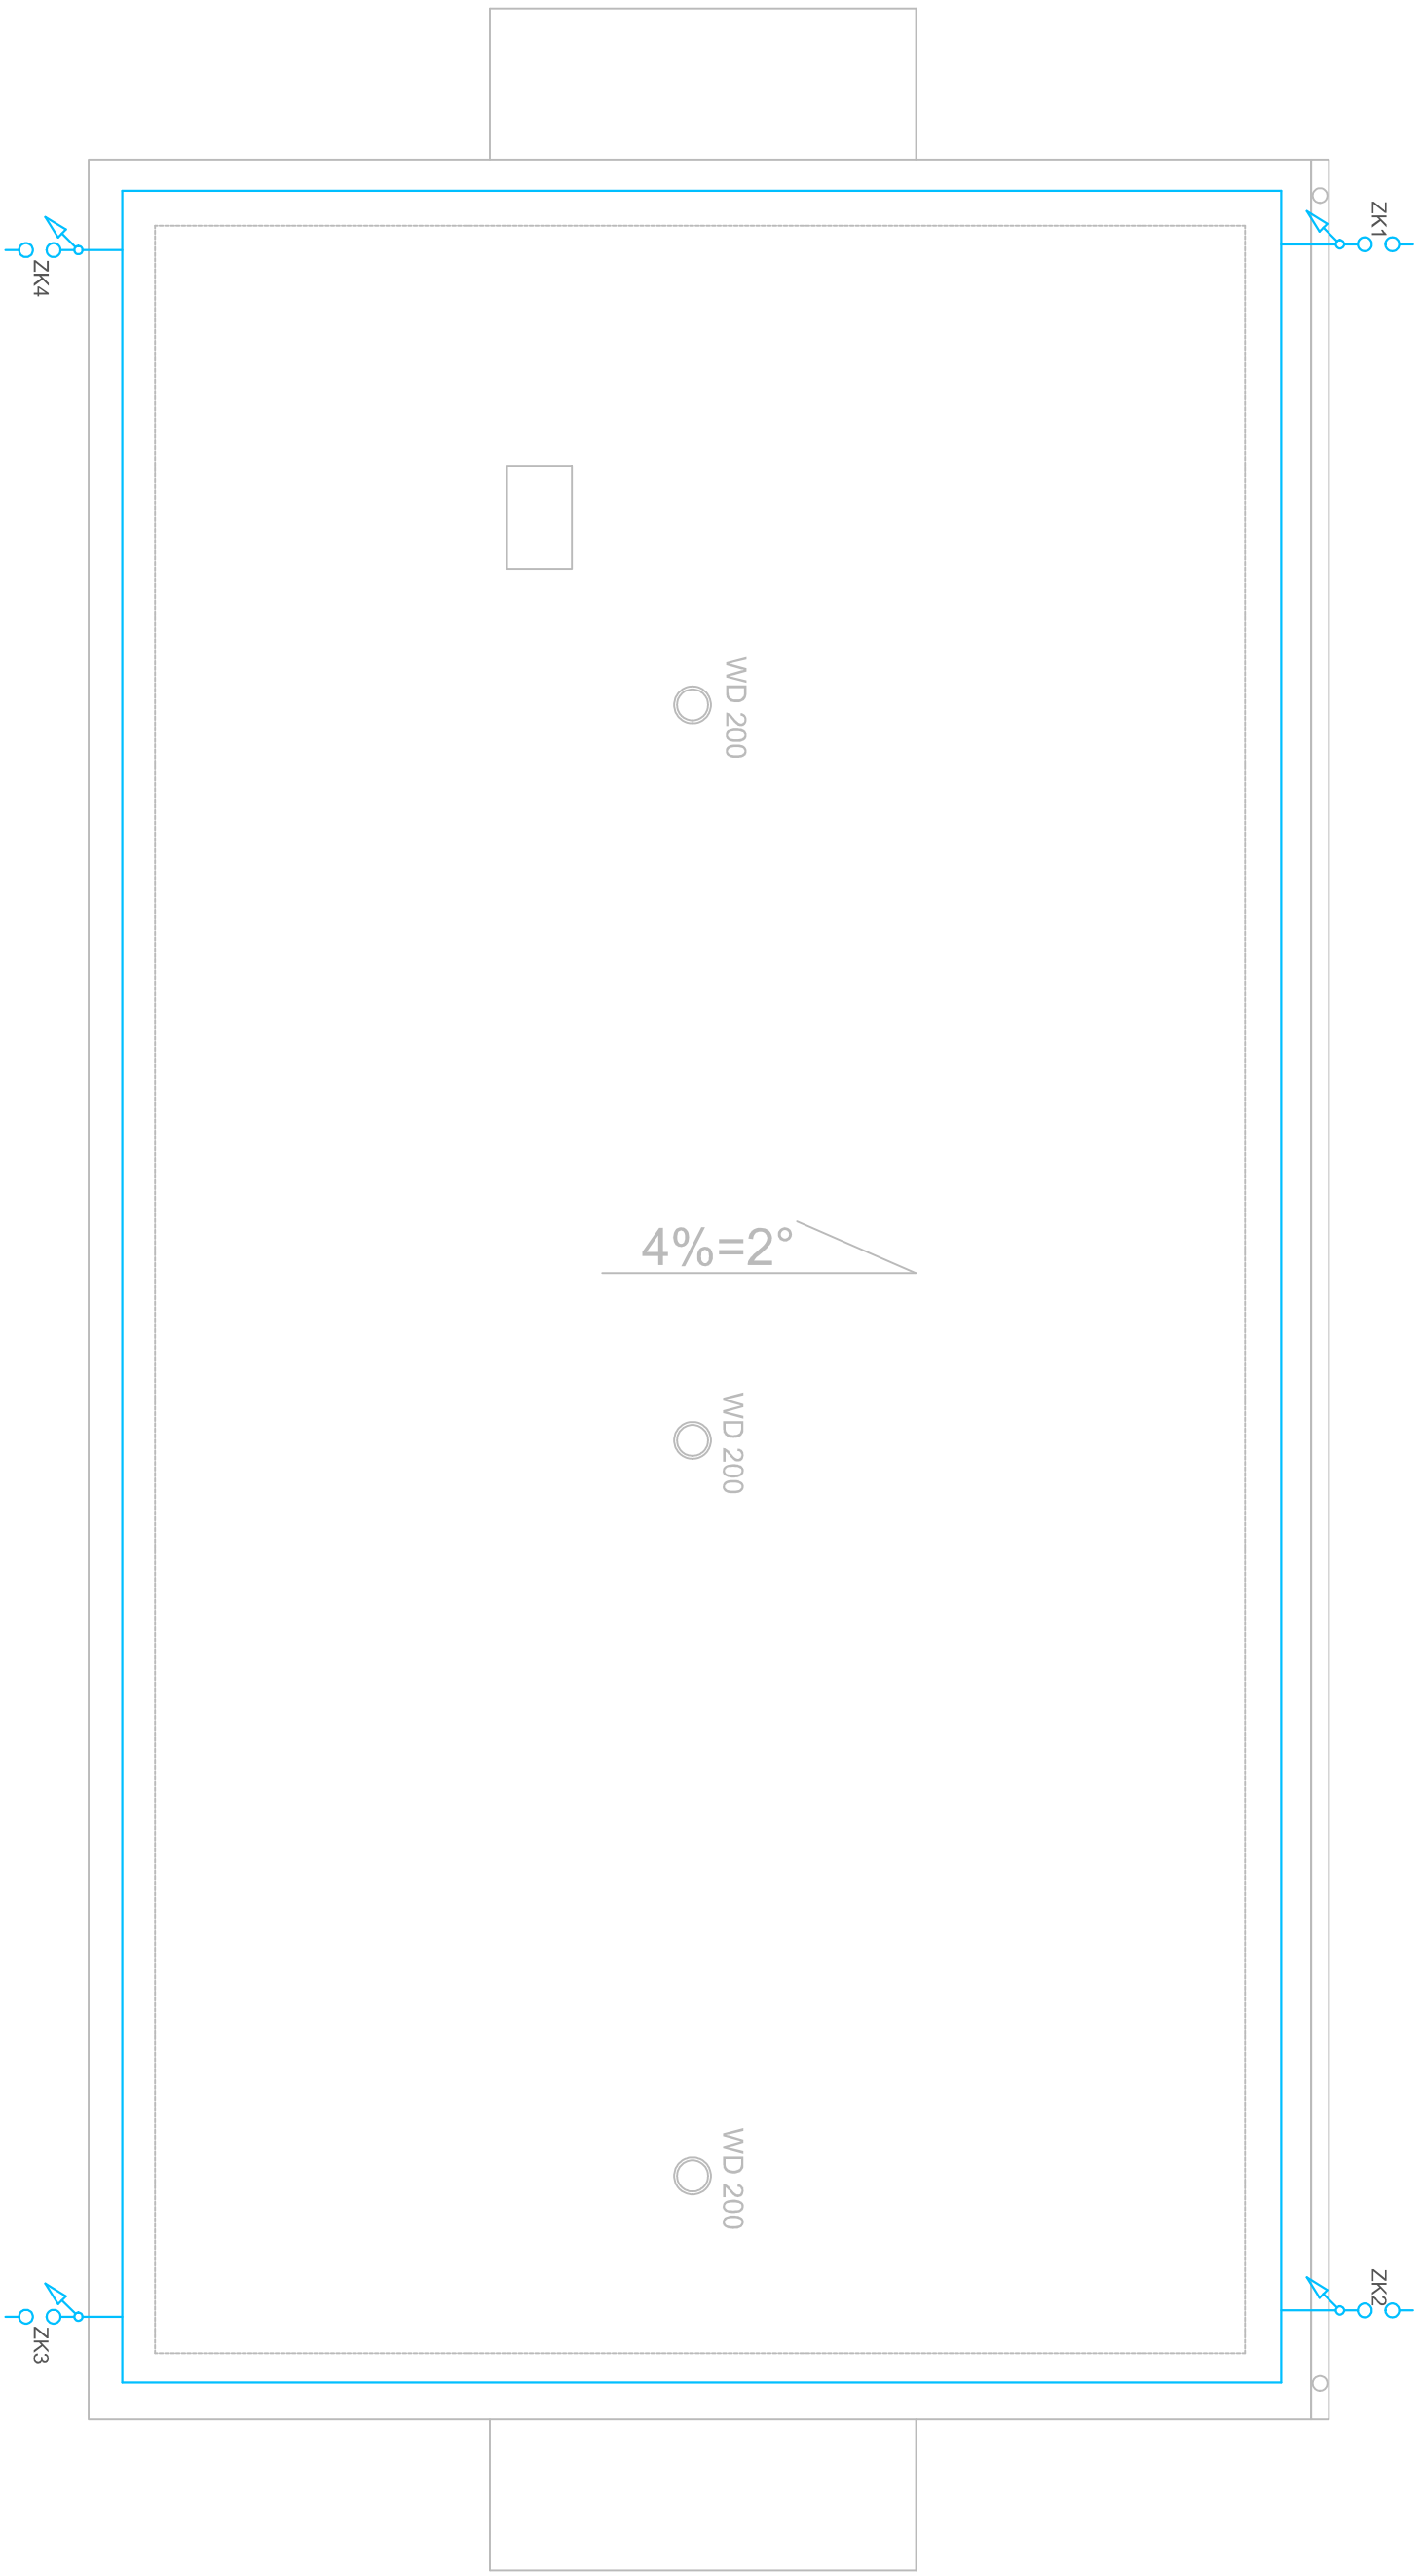

Uwaga 1
Rysunek rozpatrywać łącznie z branżą konstrukcyjno-budowlaną i elektryczną

Inwestor		Gmina Żelazków Żelazków 138 62-817 Żelazków	
Jednostka projektowa		Stadium PT	
Zakład Projektowo-Usługowy Inżynierii Środowisko PRIMEKO 62-800 Kalisz, ul.Łódzka 210 tel/fax 62 767 02 63 www.primeko.com.pl e-mail: primeko@2.pl		Skala 1:50 Data oprac. Czerwiec 2023r.	
Nazwa obiektu		Modernizacja i przebudowa Stacji Uzdatniania Wody w m. Janków	
Adres obiektu		dz.nr 95/12, 95/11, 95/8 obręb 0011 Janków	
Nazwa rysunku		Rzut połaci dachu – instalacja odgromowa	
Projektant mgr inż. Michał Mielcarek upr. nr WKP/0570/P00E/21		Rys. nr. E07	
Sprawdza mgr inż. Przemysław Fatyga upr. nr WKP/0630/P003/22			